

MODULARIO
a r.r. n. 497




MINISTERO DELLE FINANZE
DIPARTIMENTO DEL TERRITORIO
CATASTO EDILIZIO URBANO (RDL 13-4-1939, n. 652)


MOD. **BM** (CEU)

LIRE
200

Planimetria di u.i.u. in Comune di S. Pietro in Casale via Donatori di Sangue civ. 59

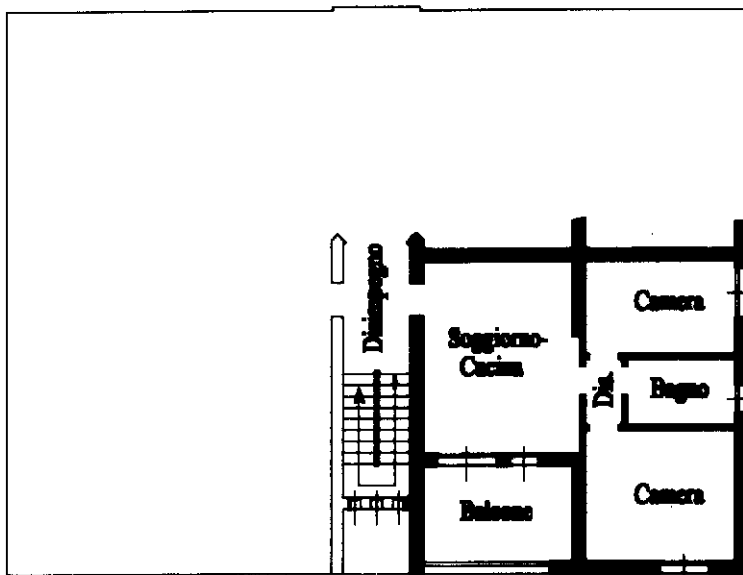

PIANTA PIANO PRIMO H=270

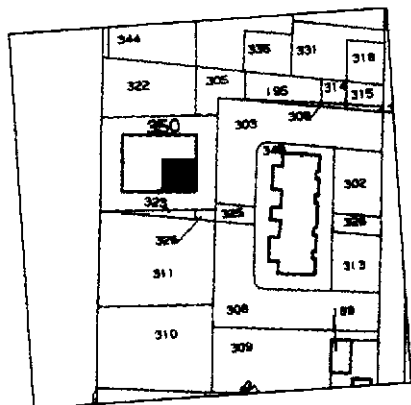

**Planimetria Catastale scala 1:2000
Comune di San Pietro in Casale
Foglio 72, Mappale 350**

ORIENTAMENTO



SCALA DI 1: 2000

Dichiarazione di N.C.
Denuncia di variazione

Compilata dal Geom. Persi Antonino
(Titolo, cognome e nome)

RISERVATO ALL'UFFICIO

Ultima planimetria in atti
Identificativi catastali

iscritto all'albo de **i geometri**



Data presentazione: 25/10/2001 - Data: 13/02/2024 - n. T190083 - Richiedente: FRGNTN57B09F026T
Totali schede: 1 - Formato di acquisizione: A4(210x297) - Formato stampa richiesta: A4(210x297)

data Firma

Catasto dei fabbricati - Situazione al 13/02/2024 - Comune di SAN PIETRO IN CASALE(1110) - < Foglio 72 - Particella 350 - Subalerno 17 >
VIA DONATORI DI SANGUE Piano I

Roma - Istituto Grafico e Zecchi dello Stato - P.V.

MODULARIO
a.r.c. n. 497




MINISTERO DELLE FINANZE
DIPARTIMENTO DEL TERRITORIO
CATASTO EDILIZIO URBANO (RDL 13-4-1939, n. 652)


MOD. **BN** (CEU)

LIRE
200

Planimetria di u.i.u. in Comune di S. Pietro in Casale, via Donatori di Sangue civ. 39

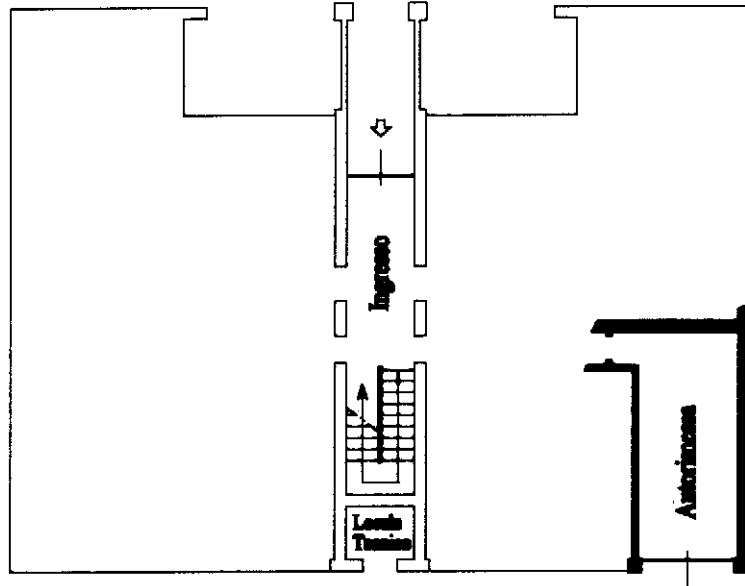


PIANTA PIANO TERRA H= 270

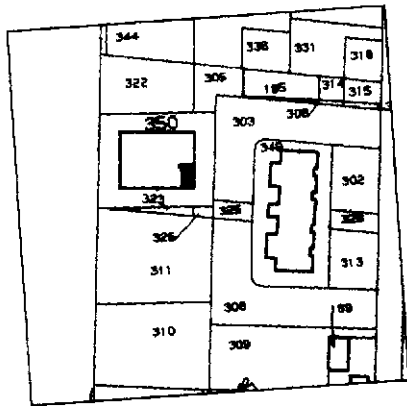

Planimetria Catastale scala 1:2000
Comune di San Pietro in Casale
Foglio 72, Mappale 350

ORIENTAMENTO

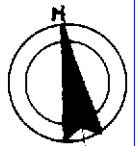

SCALA DI 1: 2000

Dichiarazione di N.C.
Denuncia di variazione

Compilata dal **Geom. Persi Antonino**
(Titolo, cognome e nome)


RISERVATO ALL'UFFICIO

Ultima planimetria in atti
Identificativi catastali
Data presentazione: 25/10/2001 - Data: 13/02/2024 - n. T190084 - Richiedente: FRGNTN57B09F026T
Totale schede: **350** sub: **12**

Iscritto all'albo dei geometri
Bologna
della provincia di **Bologna**
data **10/02/2001** Firma **Persi Antonino**



Catasto dei fabbricati - Situazione al 13/02/2024 - Comune di SAN PIETRO IN CASALE(1110) - < Foglio 72 - Particella 350 - Subalerno 12 >
VIA DONATORI DI SANGUE Piano T

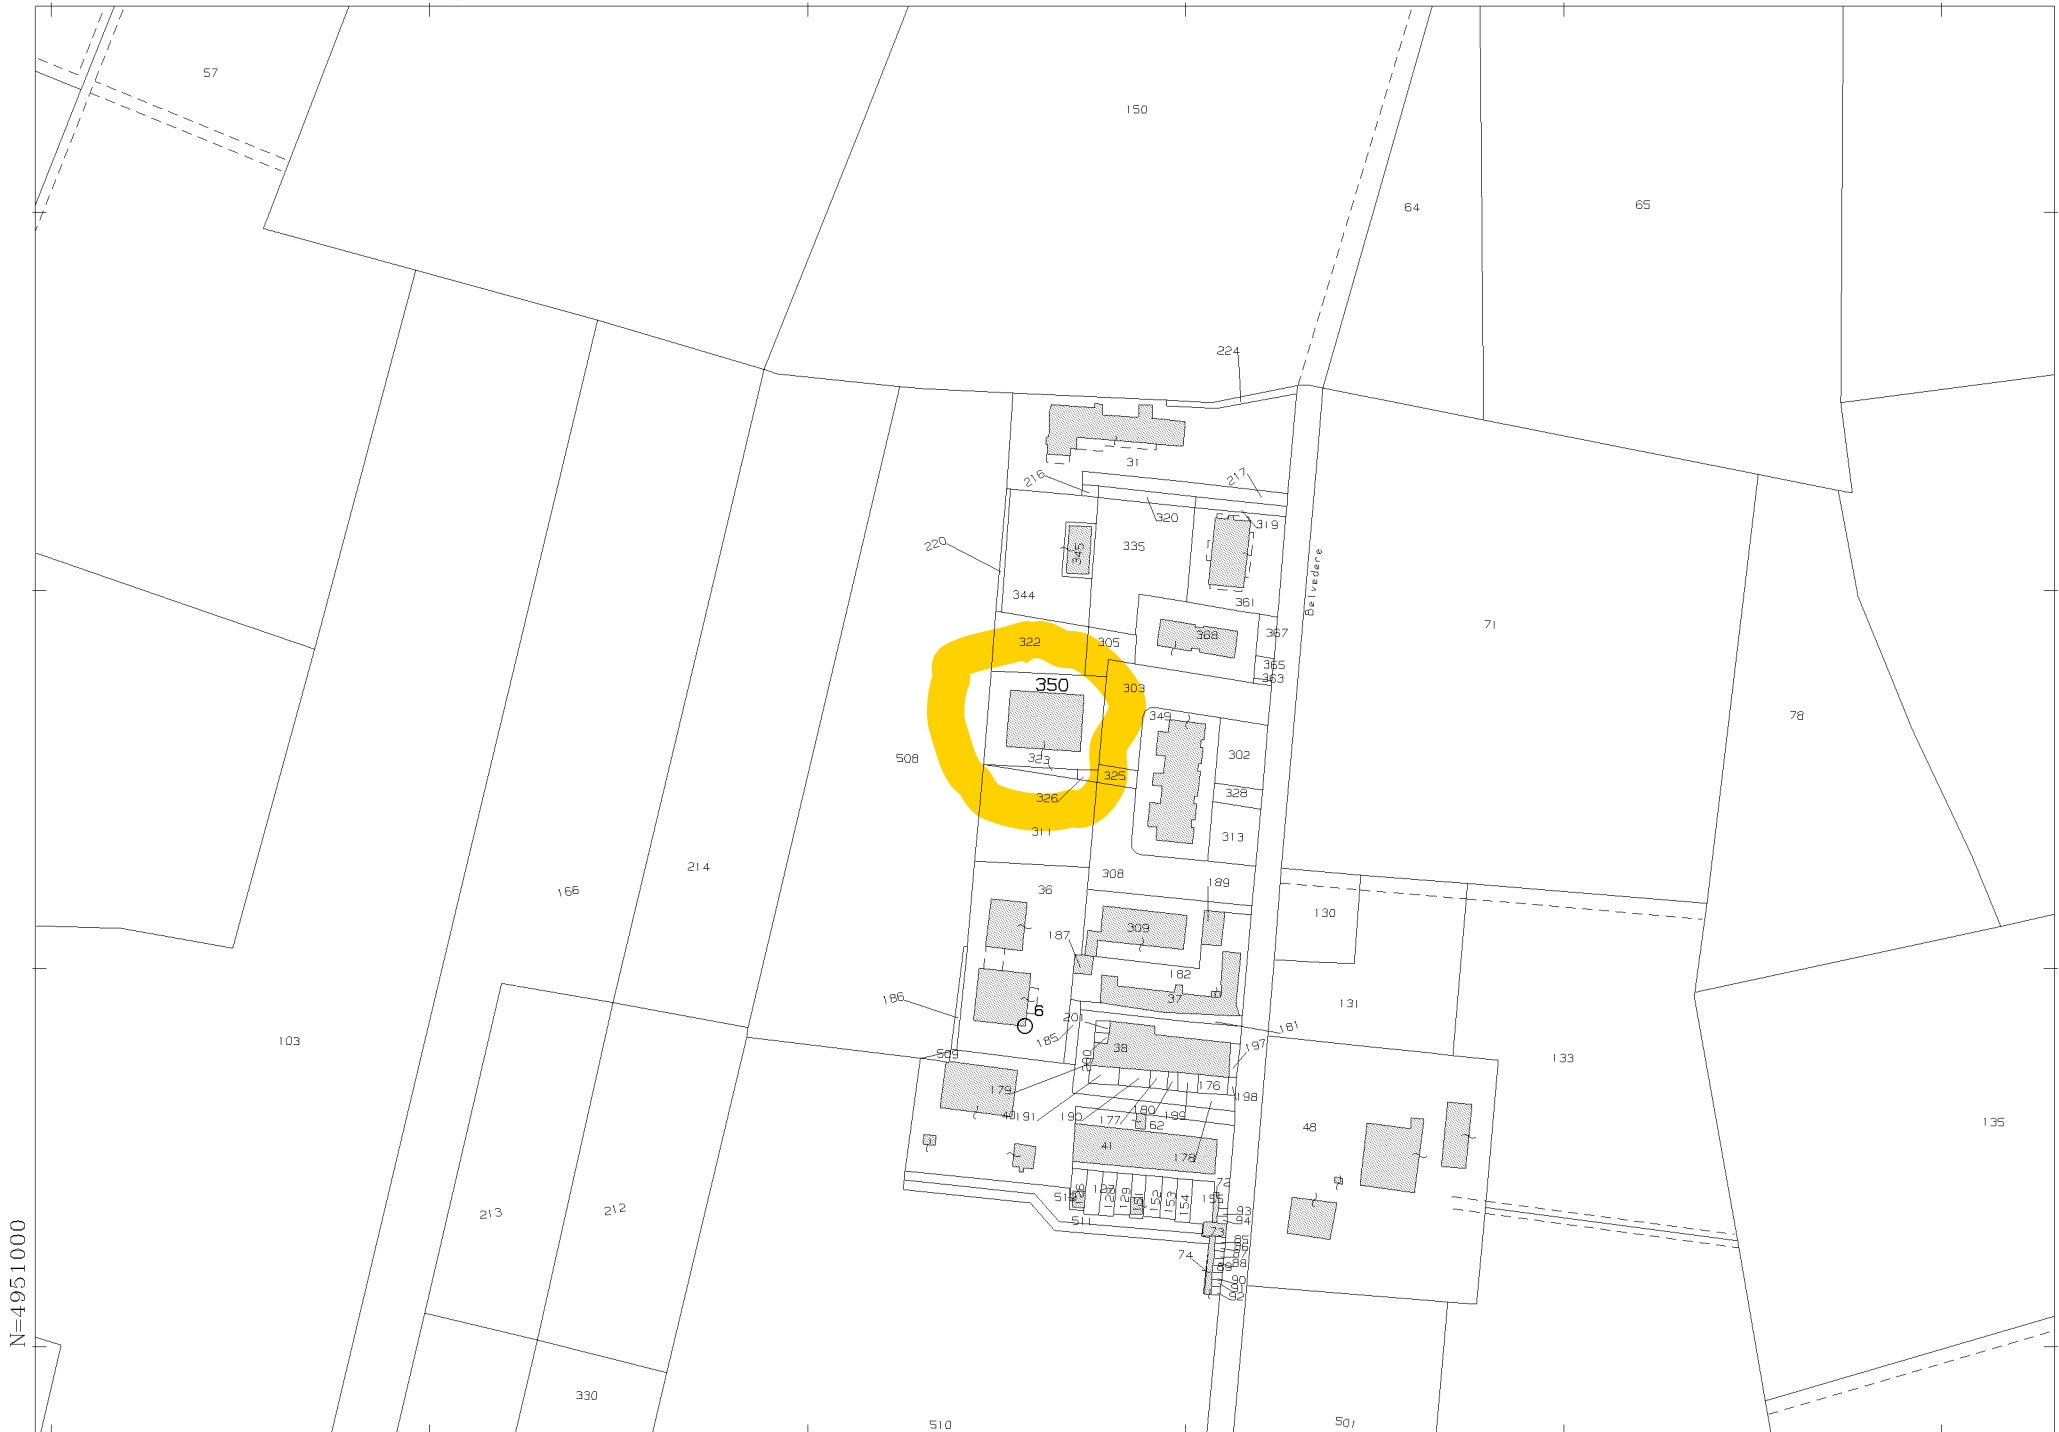

N=4951000

E=1690400

Comune: (BO) SAN PIETRO IN CASALE
Scala originale: 1:2000
Dimensione cornice: 534.000 x 378.000 metri
Protocollo pratica T211547/2024
Foglio: 72

1 Particella: 350